
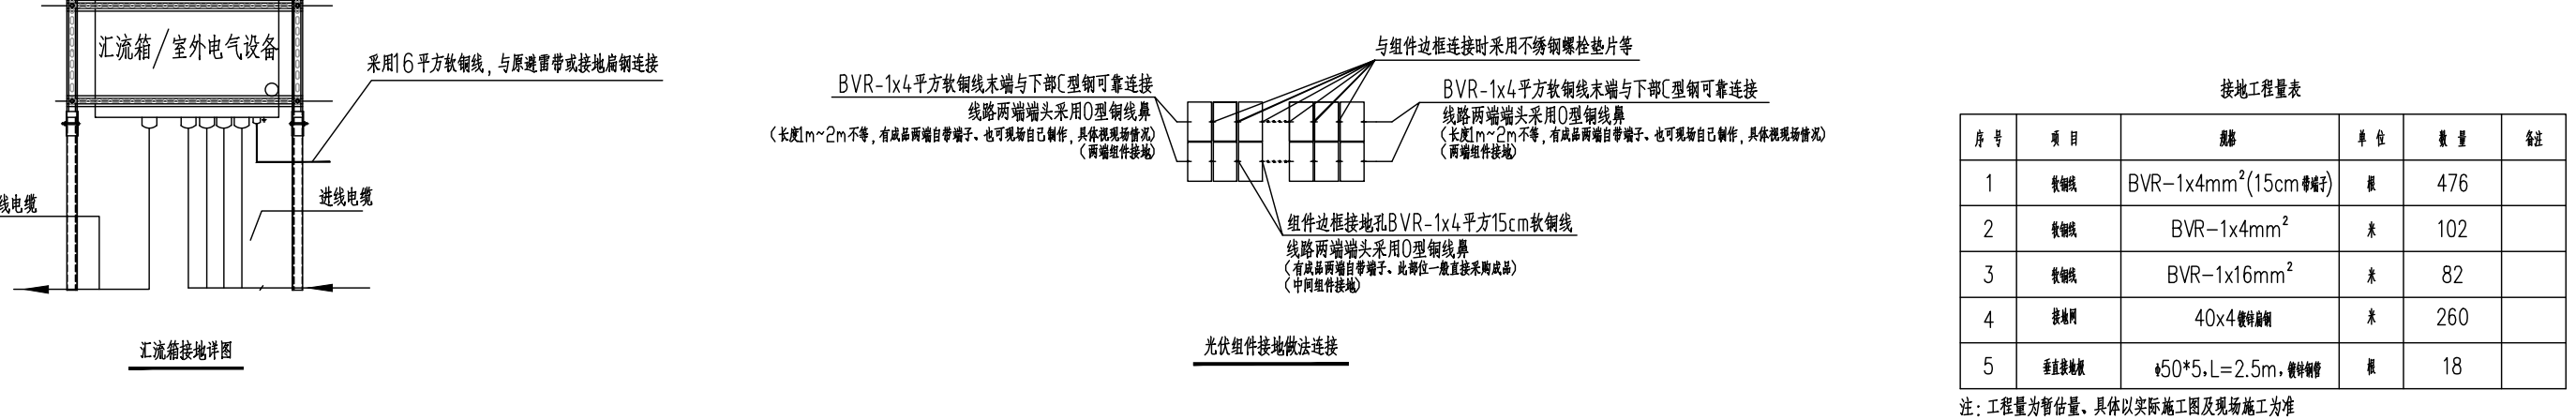


门诊楼光伏组件布置平面图 1:125

注：本图仅供招标使用，最终以中标厂家深化图纸。

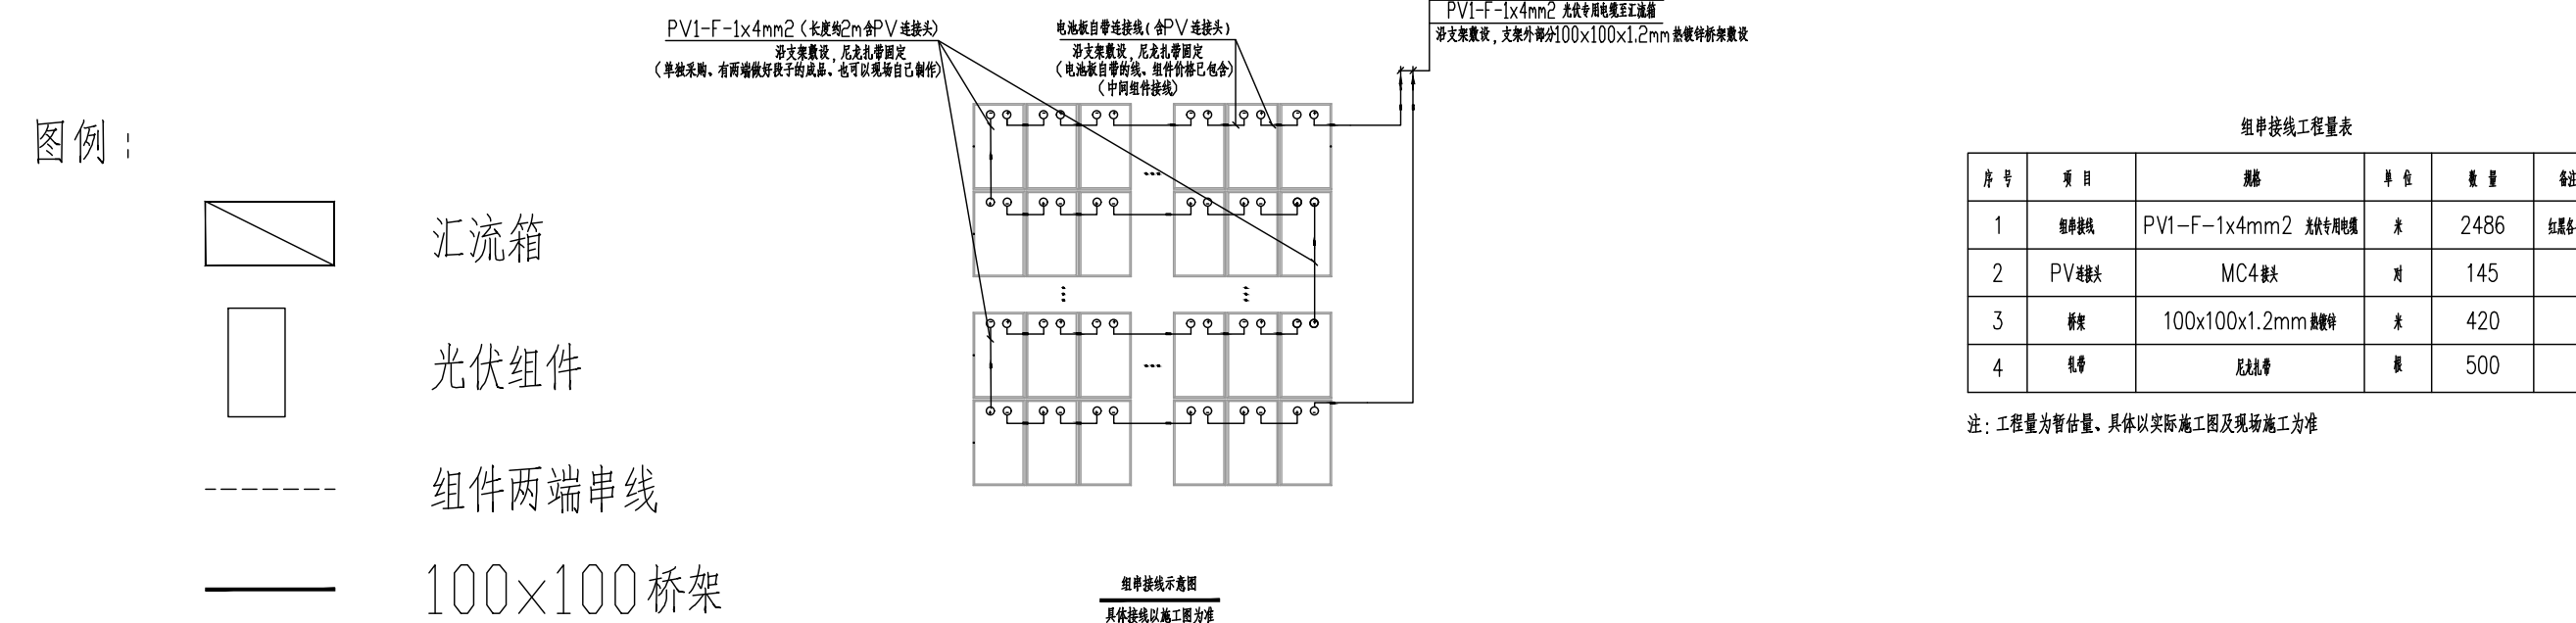

说明：
光伏组件数量共计476块，组件尺寸276x1134x35mm
按80度倾角安装光伏组件276.08x1134x35mm
10路直流汇流箱3个，外挂在屋顶主梁上，每台出线采用WDZ-YJV22-2*120
汇流箱出线柜内部电缆敷设至主梁一面或地下室，根据现场情况电缆为架空或穿管敷设至主梁

专业	姓名	签名	日期
建筑	陈良		
结构			
电气			
暖通			
动力			

备注：

设计单位：浙江现代建筑设计研究院有限公司

项目名称：宁波市鄞州区分馆建设项目

工程名称：二期工程

工程编号：0231-28-2020095

项目名称：光伏发电

项目编号：0231-28-2020095-4

姓名	姓名	日期
审定	李晨	2024.11
审核	陈良	2024.11
项目负责人	陈良	2024.11
项目经手人	陈良	2024.11
设计	陈良	2024.11
绘图	陈良	2024.11

图名：门诊楼光伏组件布置平面图

图号：电施-03

修改次数：0

备注：（如有变更）

浙江现代建筑设计研究院有限公司

地址：宁波市鄞州区分馆建设项目

联系人：陈良

电话：13805888888

传真：0574-88888888

邮编：315000

网址：www.zjxd.com